


# RZUT KOTŁOWNI

SKALA 1:50

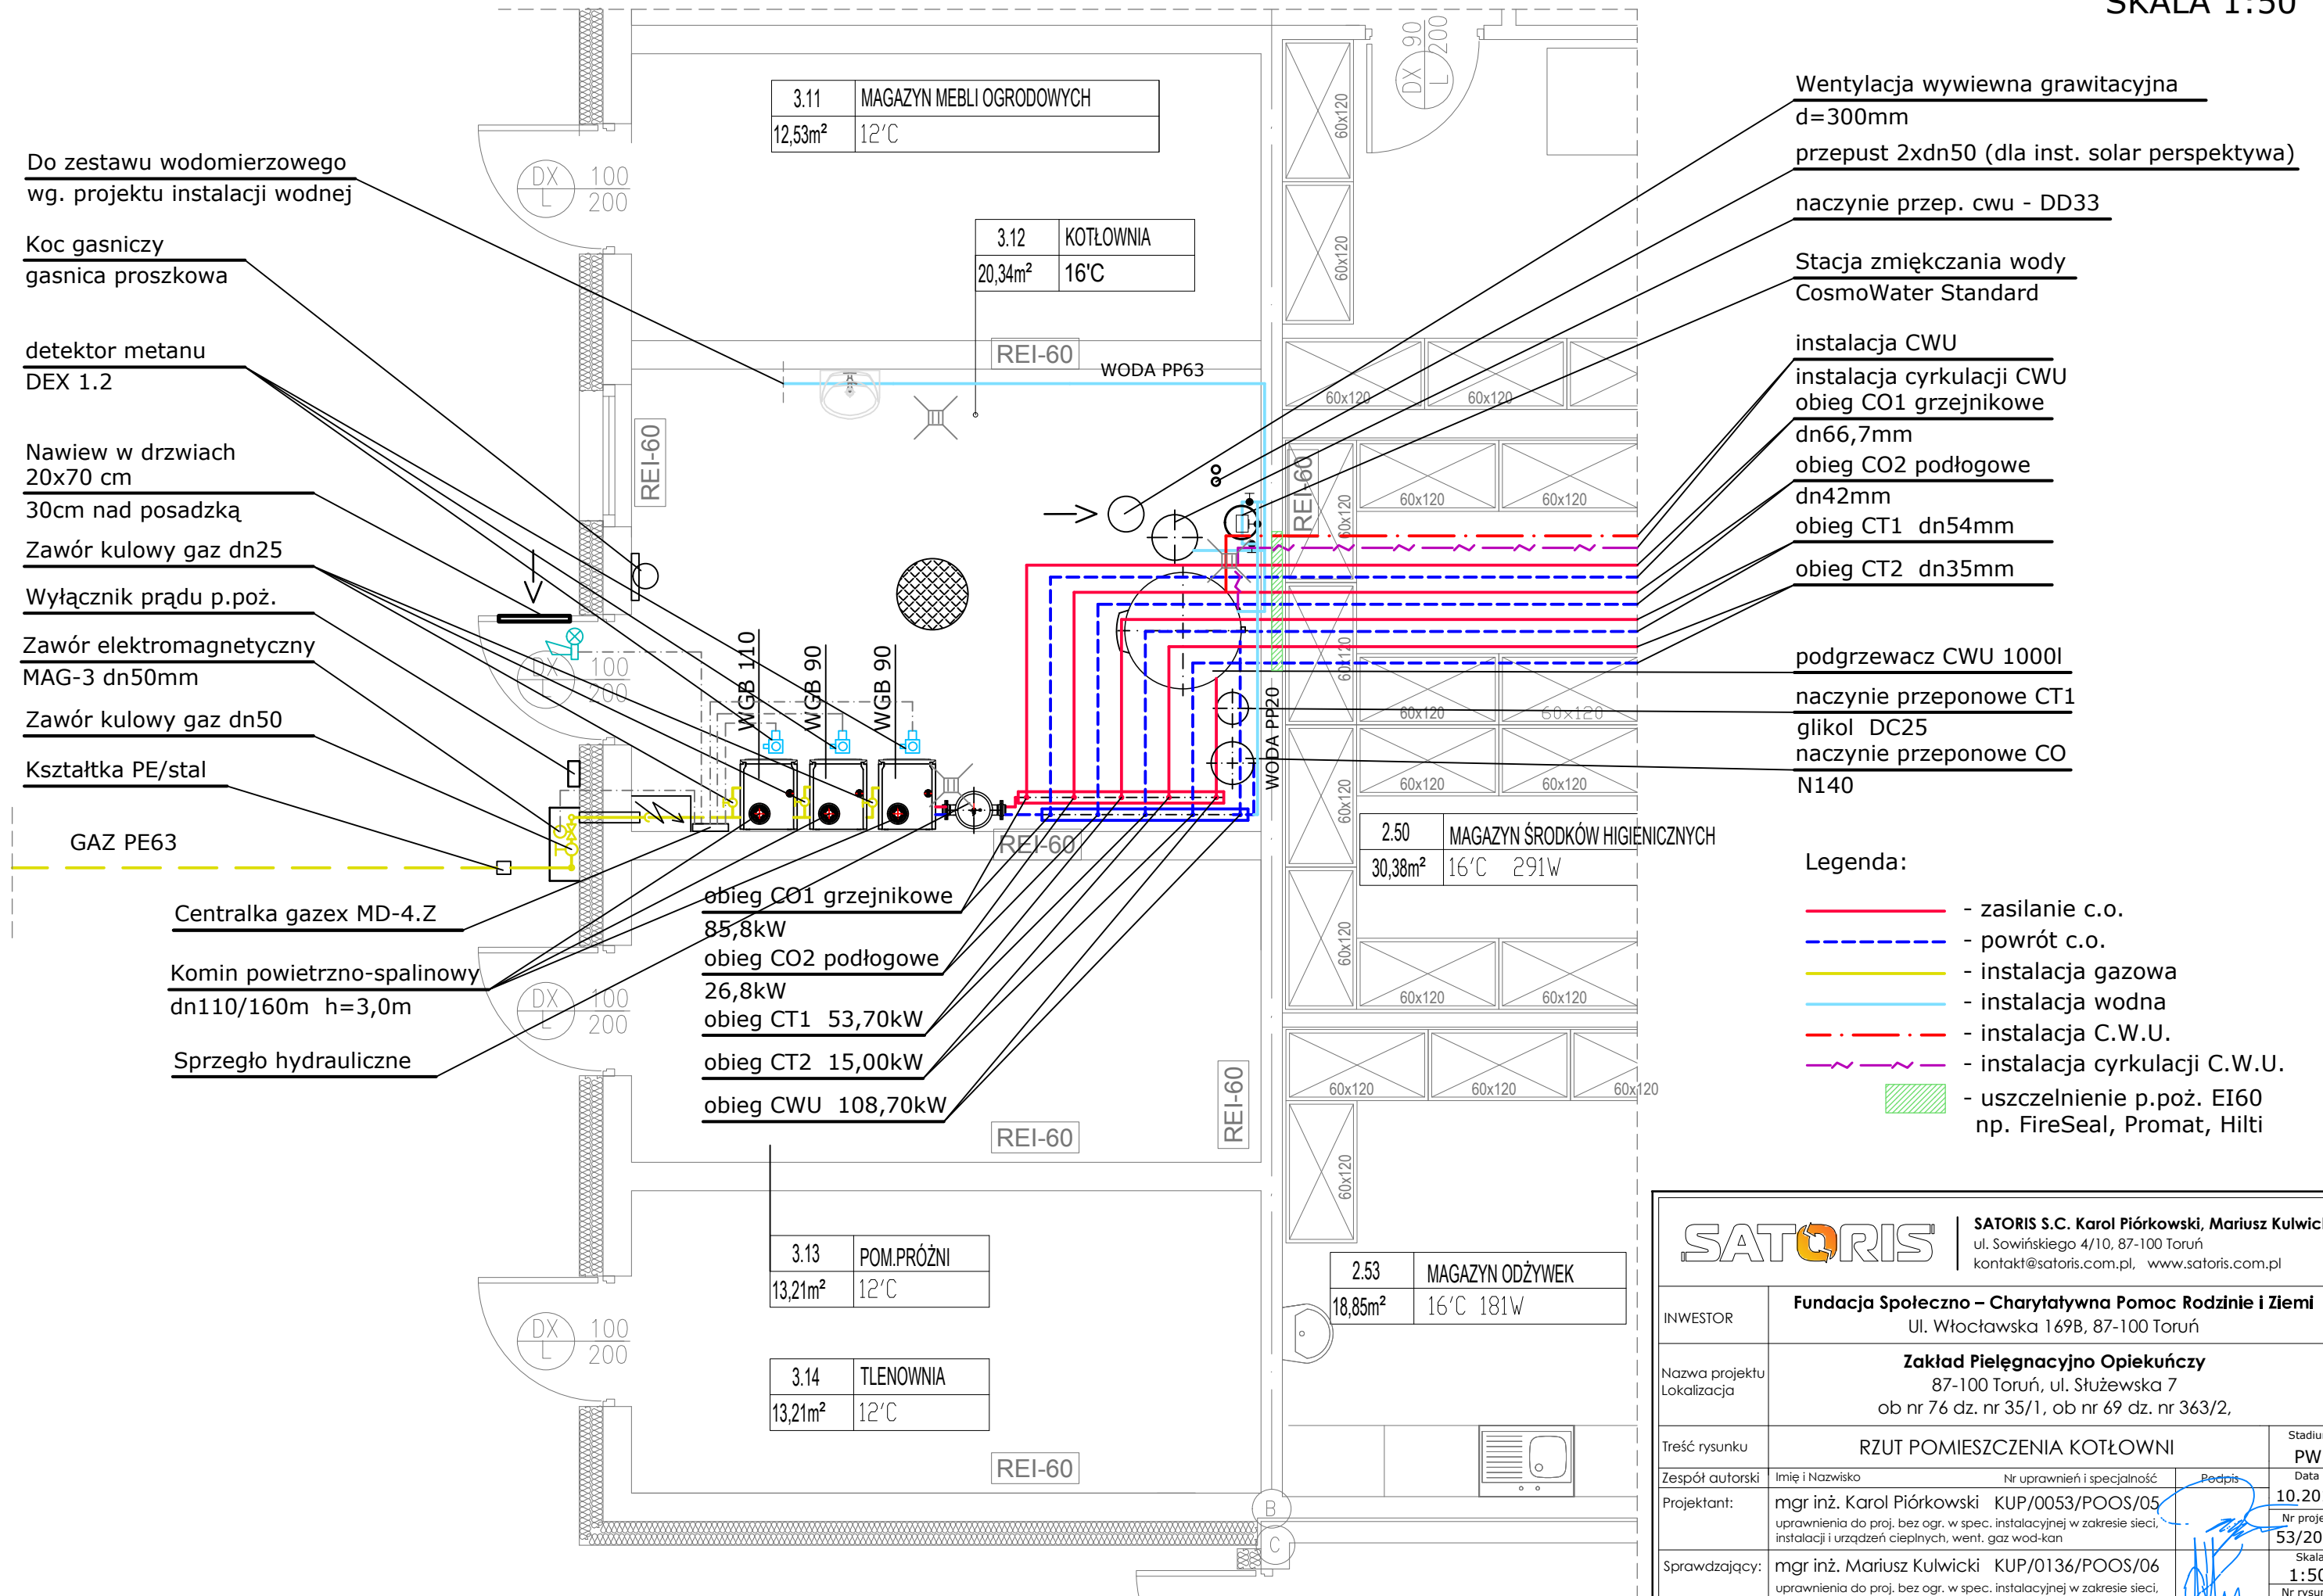

		<b>SATORIS S.C. Karol Piórkowski, Mariusz Kulwicki</b> ul. Sowińskiego 4/10, 87-100 Toruń kontakt@satoris.com.pl, www.satoris.com.pl	
INWESTOR	<b>Fundacja Społeczno – Charytatywna Pomoc Rodzinie i Ziemi</b> Ul. Włocławska 169B, 87-100 Toruń		
Nazwa projektu Lokalizacja	<b>Zakład Pielęgnacyjno Opiekuńczy</b> 87-100 Toruń, ul. Stużewska 7 ob nr 76 dz. nr 35/1, ob nr 69 dz. nr 363/2,		
Treść rysunku	RZUT POMIESZCZENIA KOTŁOWNI		Stadium PW
Zespół autorski	Imię i Nazwisko	Nr uprawnień i specjalność	Podpis
Projektant:	mgr inż. Karol Piórkowski	KUP/0053/POOS/05	10.2018
	uprawnienia do proj. bez ogr. w spec. instalacyjnej w zakresie sieci, instalacji i urządzeń cieplnych, went. gaz wod-kan		Nr projektu 53/2018
Sprawdzający:	mgr inż. Mariusz Kulwicki	KUP/0136/POOS/06	1:50
	uprawnienia do proj. bez ogr. w spec. instalacyjnej w zakresie sieci, instalacji i urządzeń cieplnych, went. gaz wod-kan		Nr rysunku I - 8