






PROFIL KANALIZACJI DESZCZOWEJ
SKALA 1:500/100

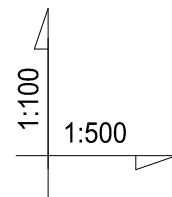

Legenda
Opis terenu:
Br - Kostka brukowa
Tz - Teren zielony

poziom por. 42,00 m n.p.m.

Węzeł	D4	D5	b7
Rzędna terenu [m n.p.m.]	53,56	53,50	53,88
Rzędna dna rury [m n.p.m.]	51,61 52,00	52,09	52,27
Zagłębienie [m]	1,95 1,56	1,41	1,61
Materiał, Średnica/Spadek [%]	PCV160 1,00	PCV160	1,00
Długość [m]	8,85	18,20	
Odległość [m]	0,00	8,85	27,05
Kąt załamania [°]			

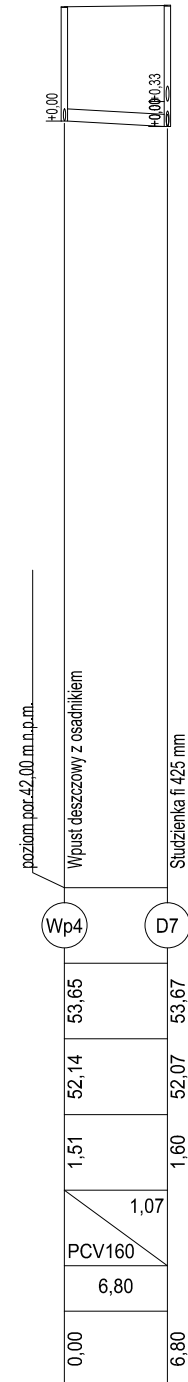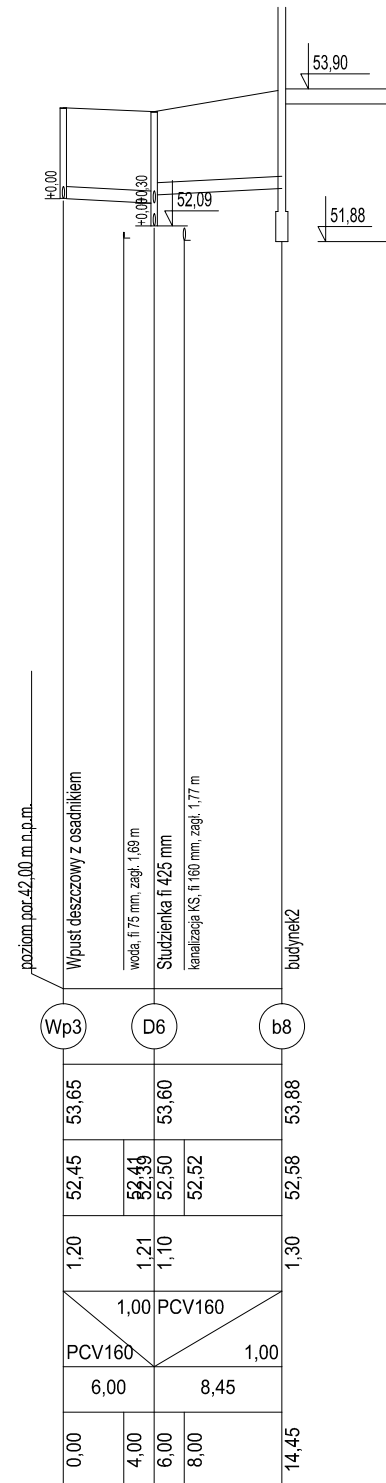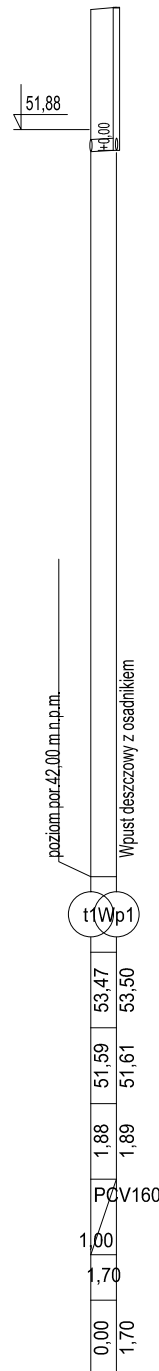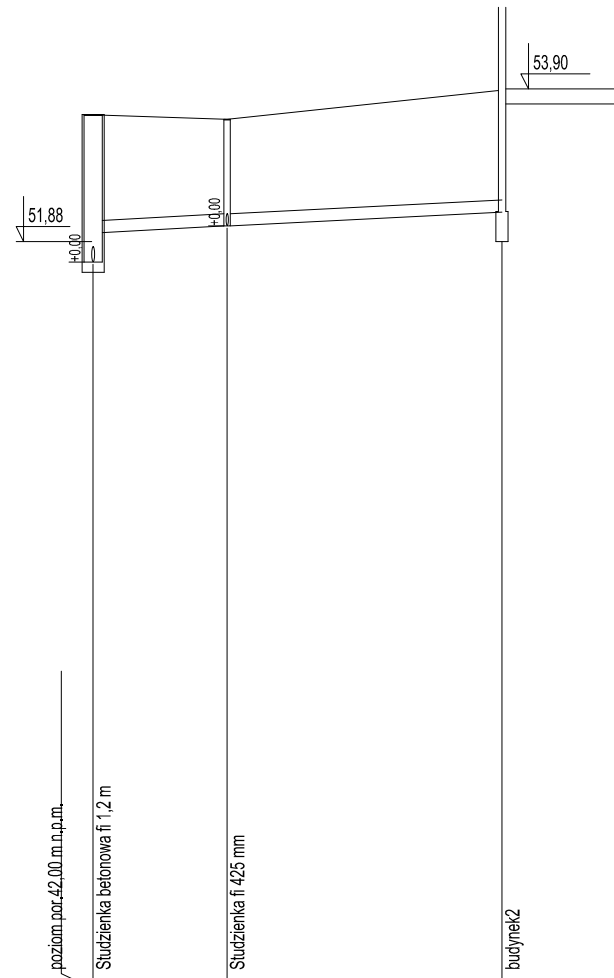

SATORIS		SATORIS S.C. Karol Piórkowski, Mariusz Kulwicki ul. Sowińskiego 4/10, 87-100 Toruń kontakt@satoris.com.pl www.satoris.com.pl	
INWESTOR	Fundacja Społeczno-Charytatywna Pomoc Rodzinie i Ziemi ul. Włocławska 169B, 87-100 Toruń		
Nazwa projektu Lokalizacja	Zakład Pielęgnacyjno-Opiekuńczy ul. Służewska 7, 87-100 Toruń dz. nr 35/1 - obr. 76, dz. nr 363/2 - obr. 69		
Treść rysunku	PROFIL KANALIZACJI DESZCZOWEJ - NR 2		Stadium PW
Zespół autorski	Imię i Nazwisko	Nr uprawnień i specjalność	Podpis
Projektant:	mgr inż. Mariusz Kulwicki	KUP/0136/POOS/06	04.2018
	uprawnienia do proj. bez ogr. w spec. instalacyjnej w zakresie sieci, instalacji i urządzeń cieplnych, wentylacyjnych, gazowych wod-kan		07/2017
Sprawdzający:	mgr inż. Karol Piórkowski	KUP/0053/POOS/05	Skala 1:500/100
	uprawnienia do proj. bez ogr. w spec. instalacyjnej w zakresie sieci, instalacji i urządzeń cieplnych, wentylacyjnych, gazowych wod-kan		Nr rysunku I-6