


WPUST DESZCZOWY PVC D=425mm

SKALA 1:10

Wpust deszczowy żeliwny D400

Prostokątny

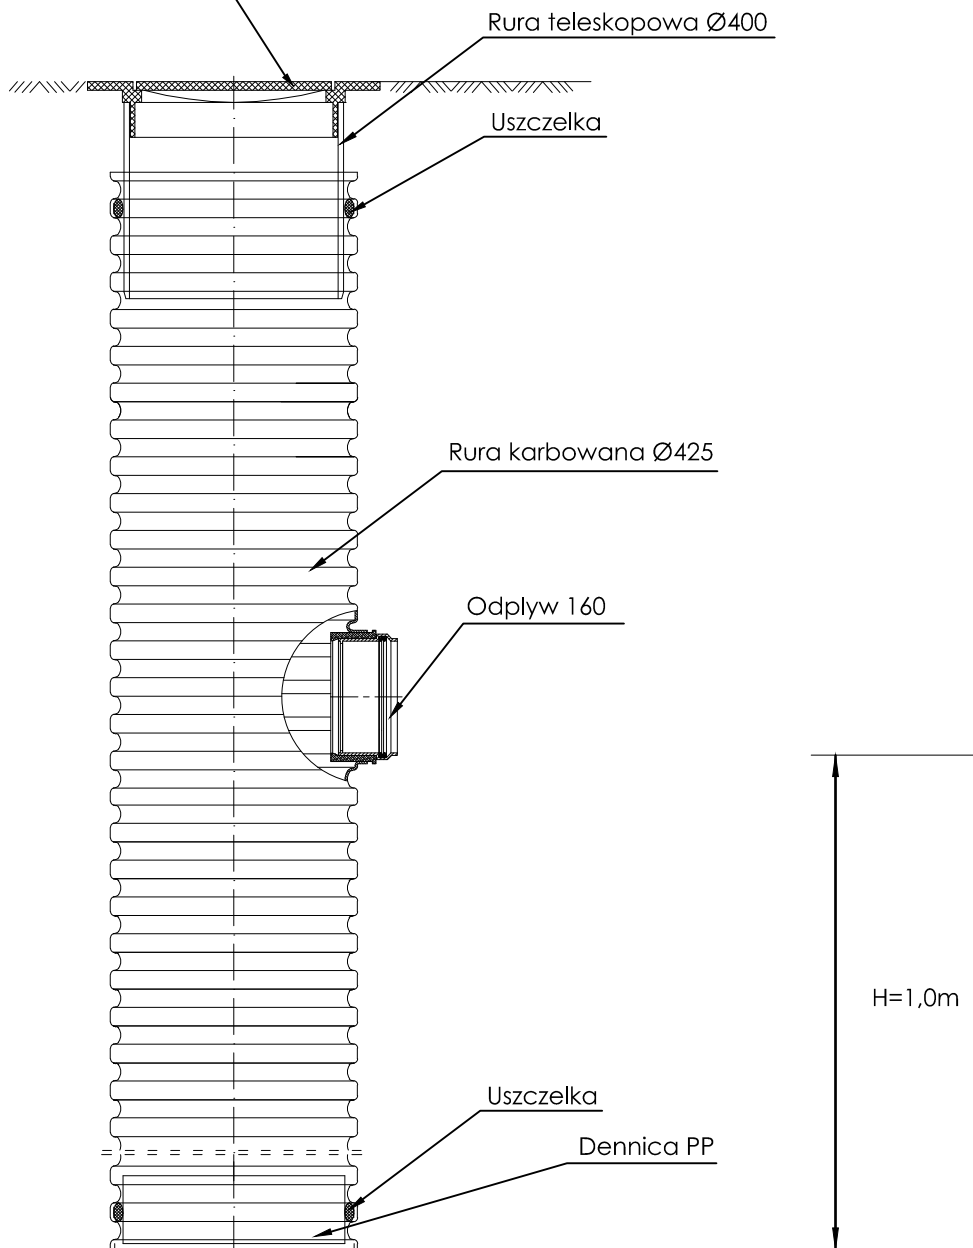

SATORIS		SATORIS S.C. Karol Piórkowski, Mariusz Kulwicki ul. Sowińskiego 4/10, 87-100 Toruń kontakt@satoris.com.pl www.satoris.com.pl	
INWESTOR	Fundacja Społeczno-Charytatywna Pomoc Rodzinie i Ziemi ul. Włocławska 169B, 87-100 Toruń		
Nazwa projektu Lokalizacja	Zakład Pielęgnacyjno-Opiekuńczy ul. Służewska 7, 87-100 Toruń dz. nr 35/1 - obr. 76, dz. nr 363/2 - obr. 69		
Treść rysunku	SZCZEGÓŁ WPUSTU DESZCZOWEGO		Stadium PW
Zespół autorski	Imię i Nazwisko	Nr uprawnień i specjalność	Data
Projektant:	mgr inż. Mariusz Kulwicki	KUP/0136/POOS/06	04.2018
	uprawnienia do proj. bez ogr. w spec. instalacyjnej w zakresie sieci, instalacji i urządzeń ciepłych, wentylacyjnych, gazowych wod-kan		Nr projektu 07/2017
Sprawdzający:	mgr inż. Karol Piórkowski	KUP/0053/POOS/05	Skala 1:10
	uprawnienia do proj. bez ogr. w spec. instalacyjnej w zakresie sieci, instalacji i urządzeń ciepłych, wentylacyjnych, gazowych wod-kan		Nr rysunku 1 - 8