


INSTALACJA WODNA  
RZUT I PIĘTRA  
skala 1:100

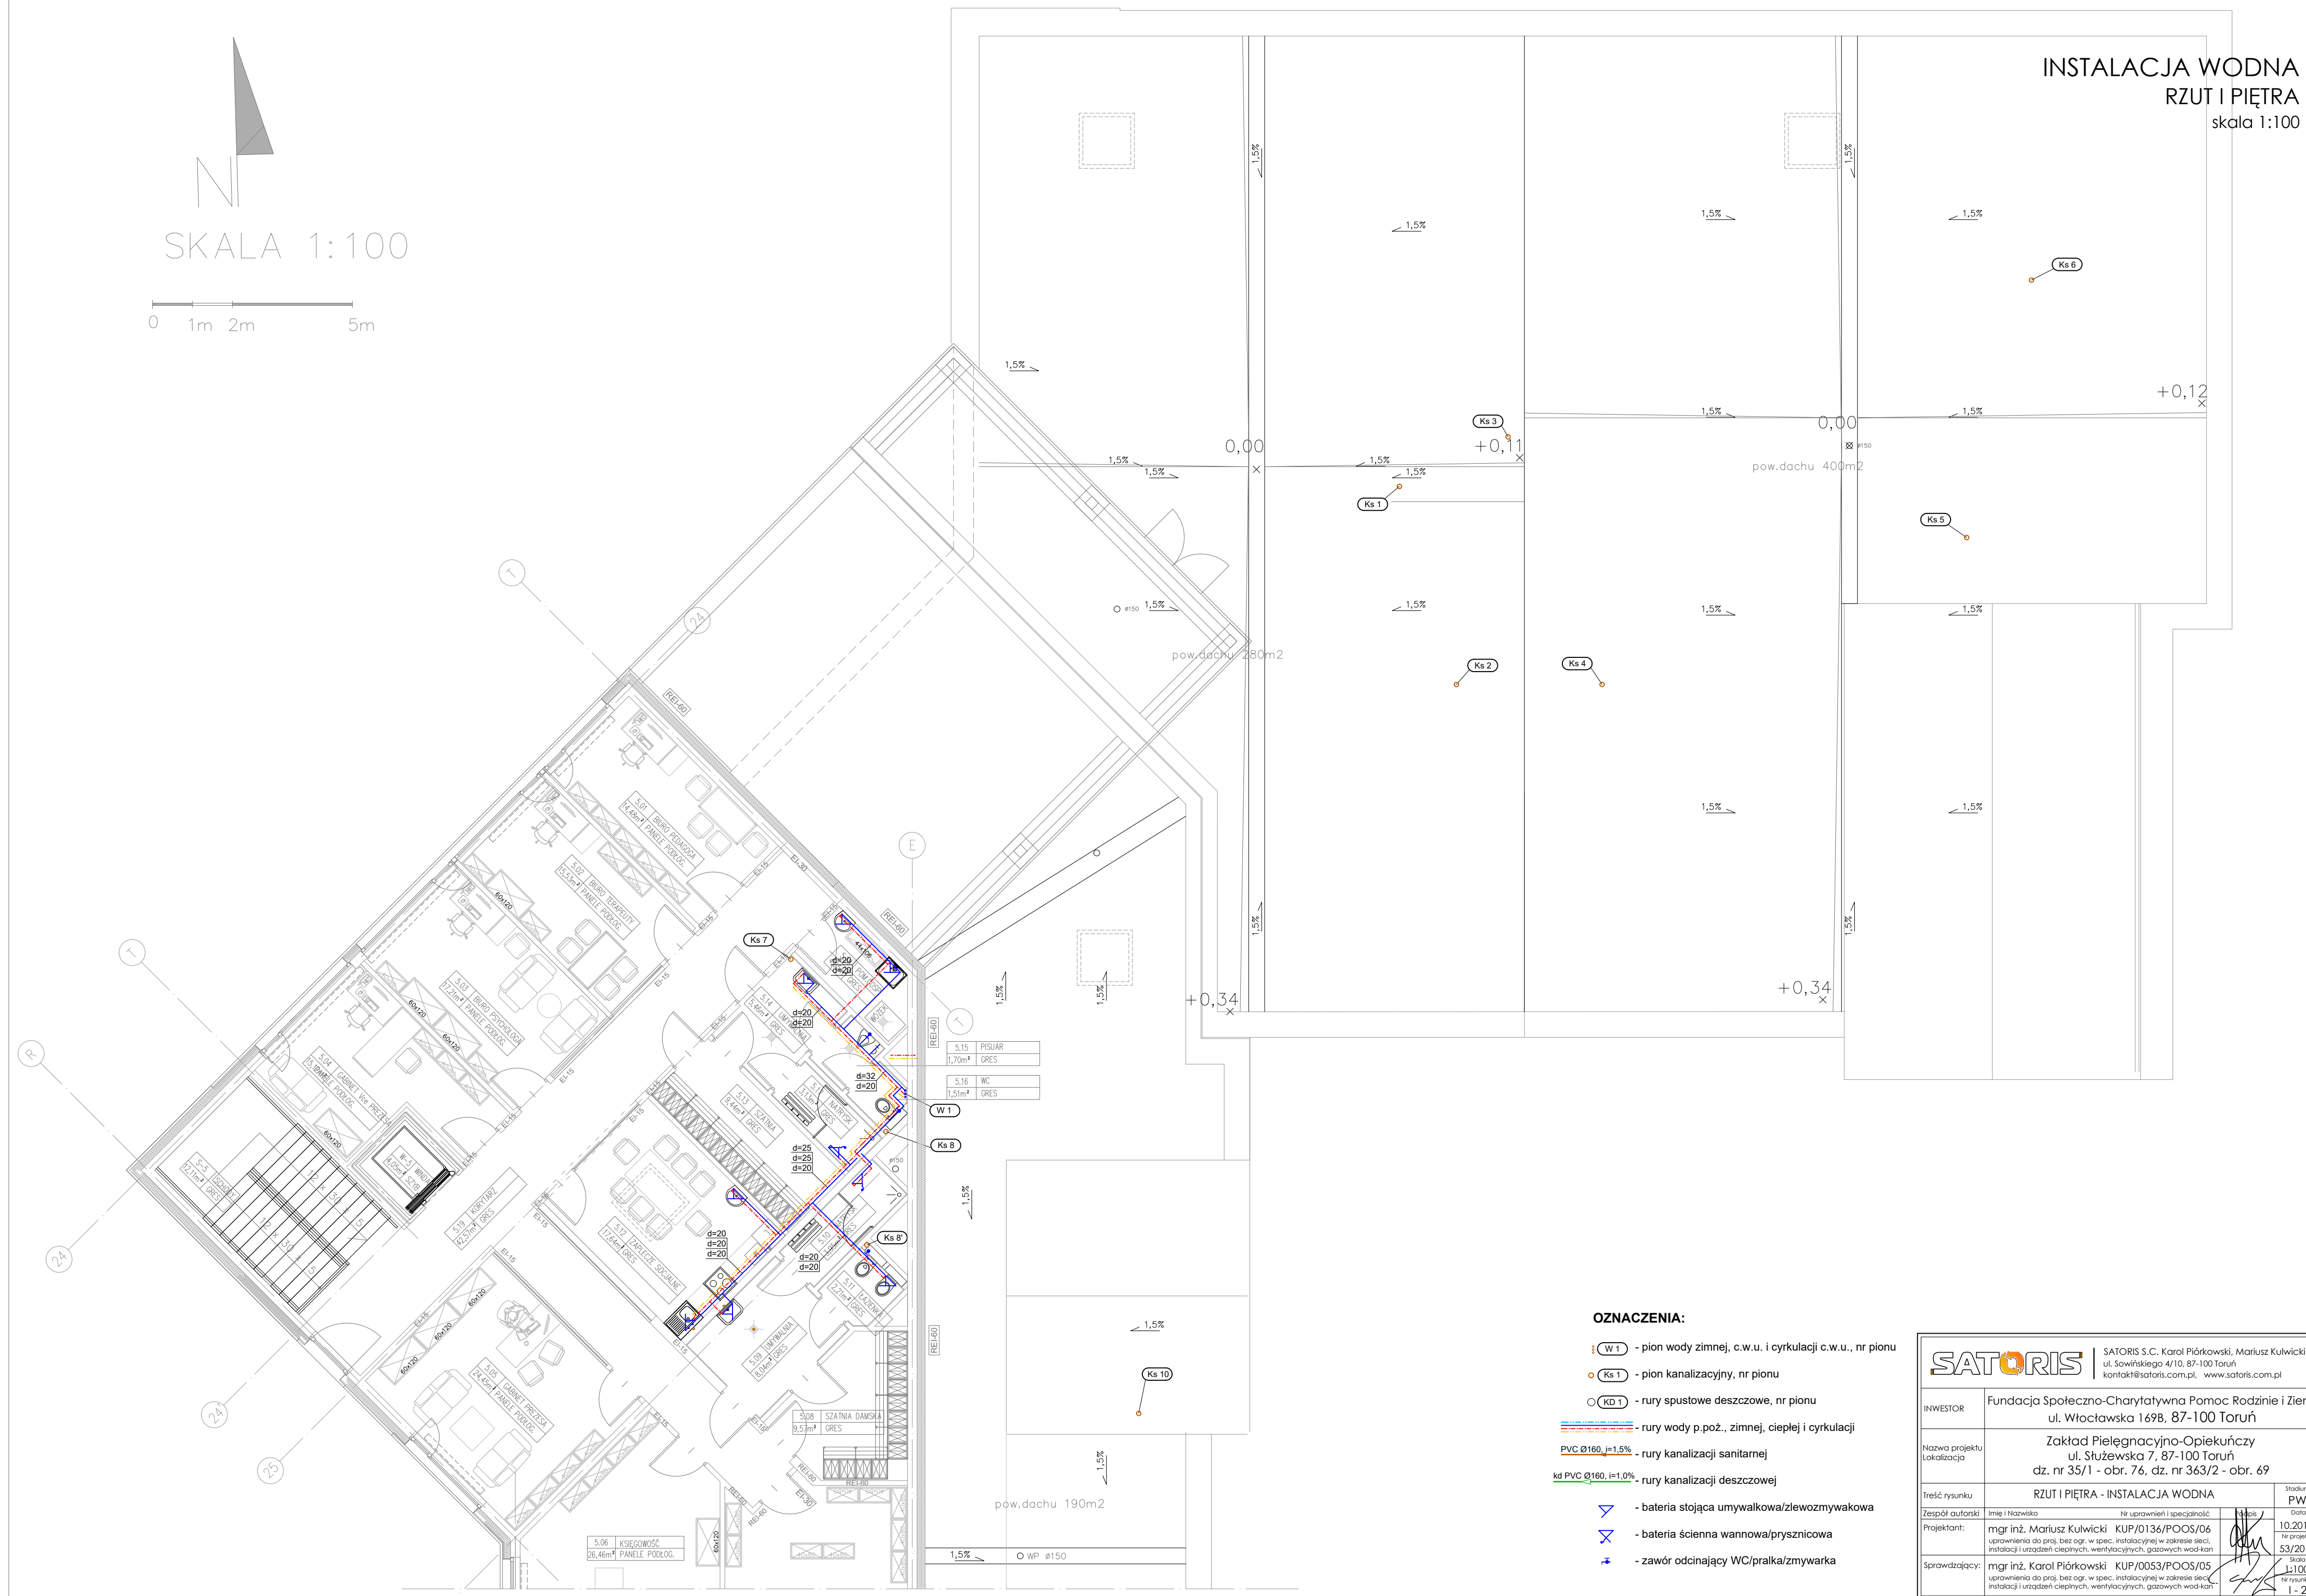

**OZNACZENIA:**

- pion wody zimnej, c.w.u. i cyrkulacji c.w.u., nr pionu
- pion kanalizacyjny, nr pionu
- rury spustowe deszczowe, nr pionu
- rury wody p.poż., zimnej, ciepłej i cyrkulacji
- rury kanalizacji sanitarnej
- rury kanalizacji deszczowej
- bateria stojąca umywalkowa/zlewozmywakowa
- bateria ścienna wannowa/prysznicowa
- zawór odcinający WC/pralka/zmywarka

SATORIS S.C. Karol Piórkowski, Mariusz Kulwicki ul. Sowińskiego 4/10, 87-100 Toruń kontakt@satoris.com.pl, www.satoris.com.pl	
INWESTOR	Fundacja Społeczno-Charytatywna Pomoc Rodzinie i Ziemi ul. Włocławska 169B, 87-100 Toruń
Nazwa projektu Lokalizacja	Zakład Pielęgnacyjno-Opiekuńczy ul. Służewska 7, 87-100 Toruń dz. nr 35/1 - obr. 76, dz. nr 363/2 - obr. 69
Treść rysunku	RZUT I PIĘTRA - INSTALACJA WODNA
Zespół autorski	Imię i Nazwisko Nr uprawnień i specjalność
Projektant:	mgr inż. Mariusz Kulwicki KUP/0136/POOS/06 uprawnienia do proj. bez ogr. w spec. instalacyjnej w zakresie sieci, instalacji i urządzeń cieplnych, wentylacyjnych, gazowych wod-kan
Sprawdzający:	mgr inż. Karol Piórkowski KUP/0053/POOS/05 uprawnienia do proj. bez ogr. w spec. instalacyjnej w zakresie sieci, instalacji i urządzeń cieplnych, wentylacyjnych, gazowych wod-kan
	Stadium PW Data 10.2018 Nr projektu 53/2018 Skala 1:100 Nr rysunku 1-2