


INSTALACJA KANALIZACYJNA

RZUT DACHU NAD I PIĘTREM

skala 1:100

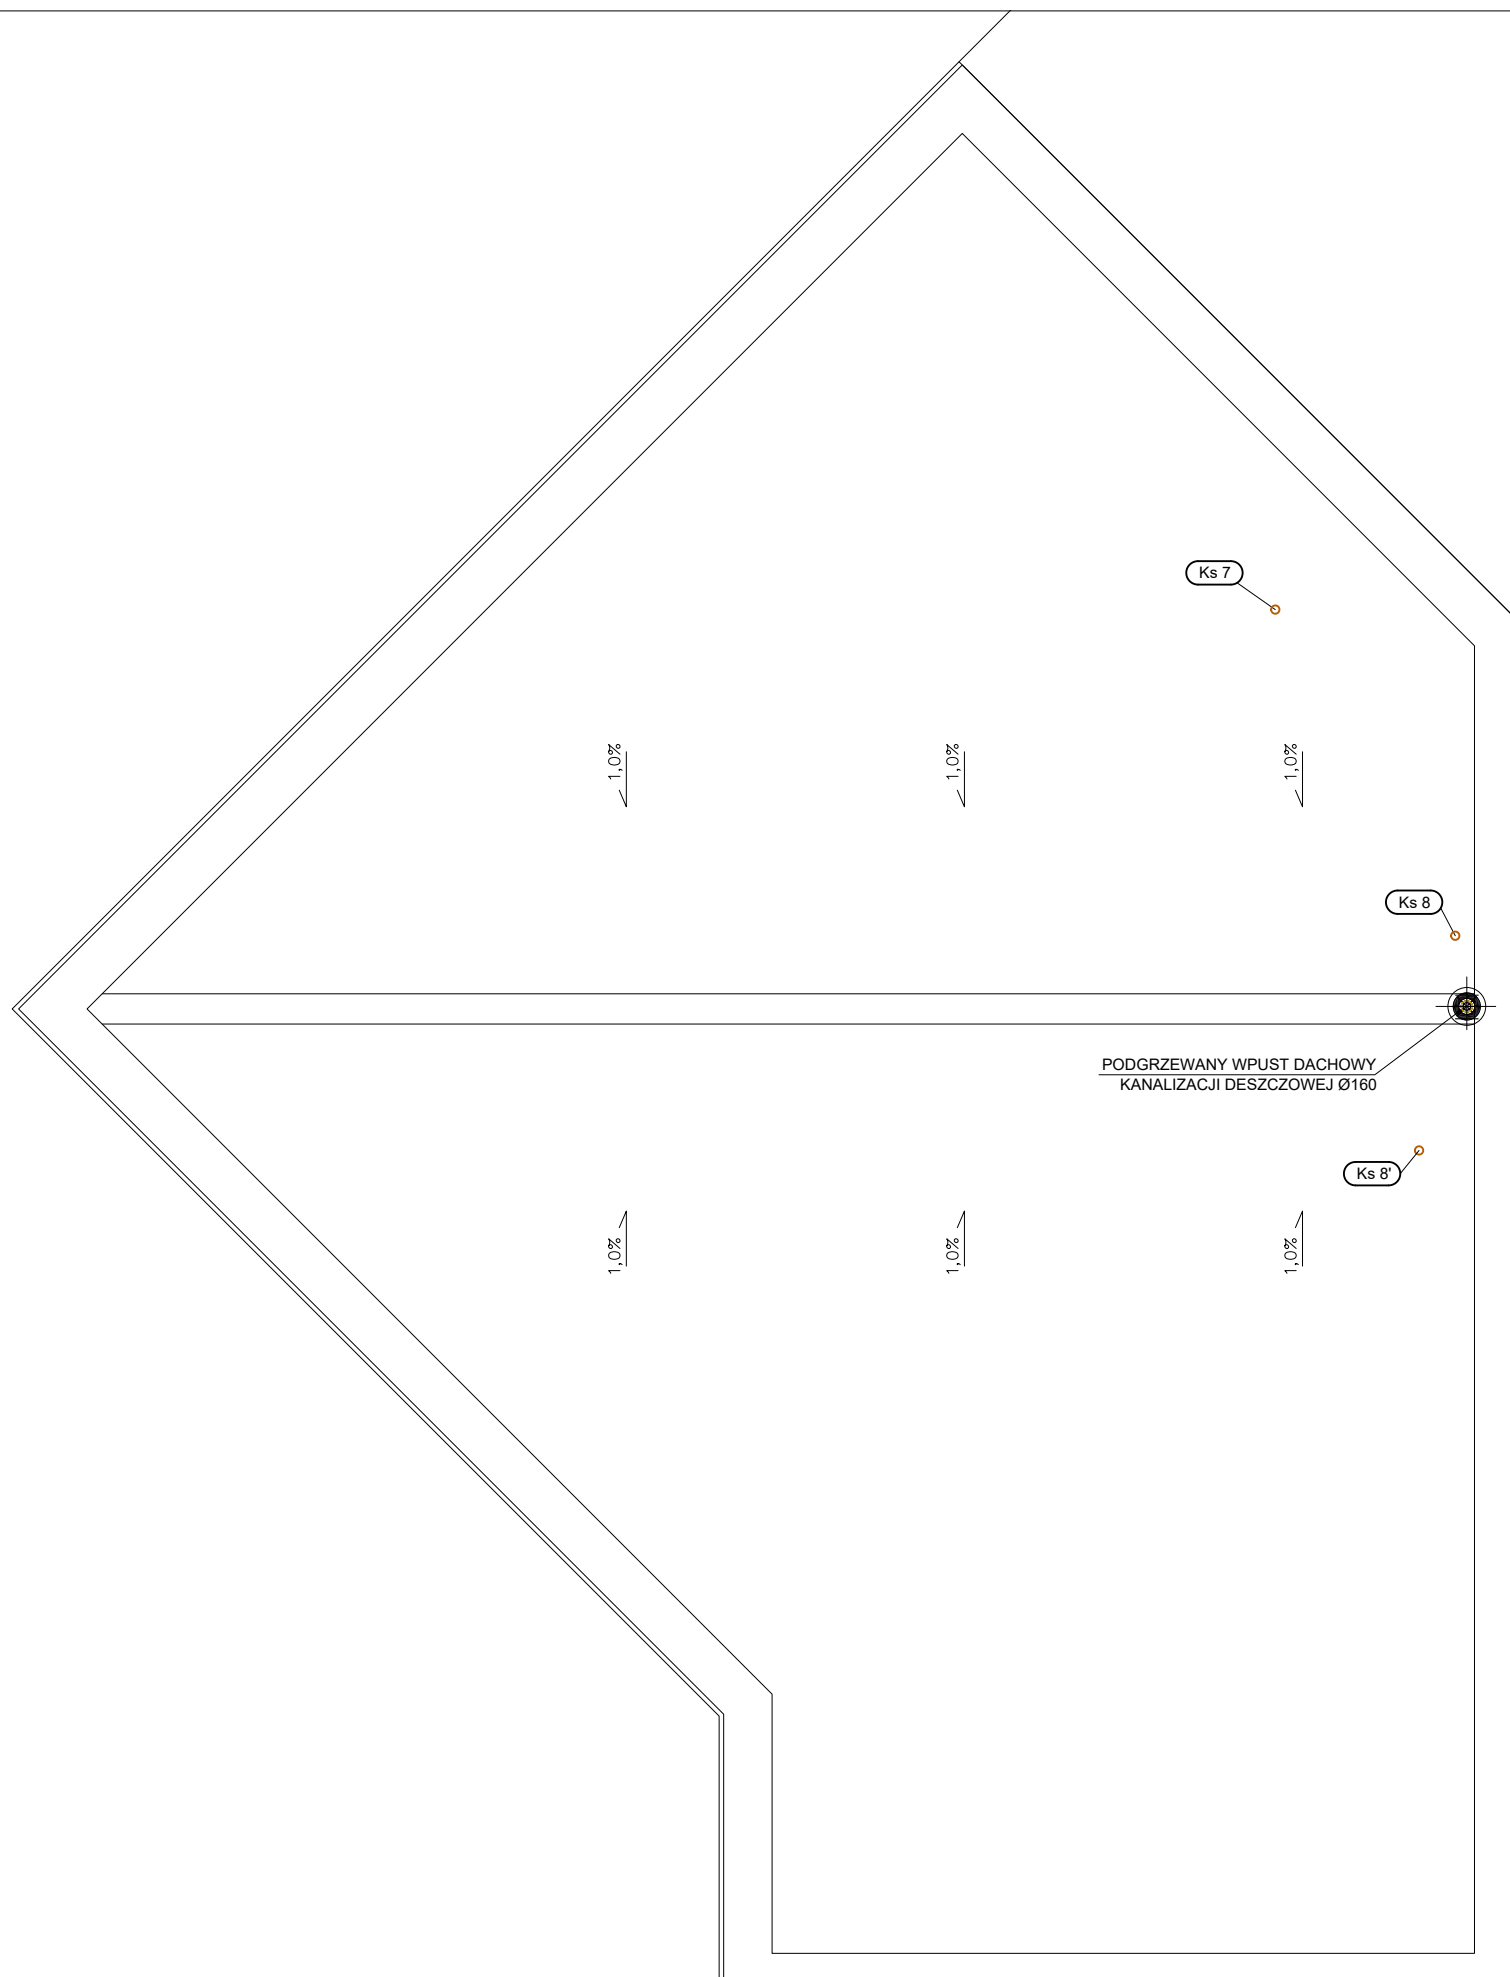

OZNACZENIA:

- Ks 1 - pion kanalizacyjny, nr pionu
- KD 1 - rury spustowe deszczowe, nr pionu

UWAGA:

1. Piony kanalizacyjne Ø110 PVC zakończyć rurami wywiewnymi Ø160.
2. Pion deszczowy Ø160 PVC zakończyć wpustem dachowym z pierścieniem grzewczym, ze sterowaniem termostatycznym (doprowadzenie energii elektrycznej do wpustu w proj. branży elektrycznej).

SATORIS		SATORIS S.C. Karol Piórkowski, Mariusz Kulwicki ul. Sowińskiego 4/10, 87-100 Toruń kontakt@satoris.com.pl www.satoris.com.pl	
INWESTOR	Fundacja Społeczno-Charytatywna Pomoc Rodzinie i Ziemi ul. Włocławska 169B, 87-100 Toruń		
Nazwa projektu Lokalizacja	Zakład Pielęgnacyjno-Opiekuńczy ul. Służewska 7, 87-100 Toruń dz. nr 35/1 - obr. 76, dz. nr 363/2 - obr. 69		
Treść rysunku	RZUT DACHU NAD I PIĘTREM - INST. KANALIZACYJNA		Stadium PW
Zespół autorski	Imię i Nazwisko	Nr uprawnień i specjalność	Data
Projektant:	mgr inż. Mariusz Kulwicki	KUP/0136/POOS/06 uprawnienia do proj. bez ogr. w spec. instalacyjnej w zakresie sieci, instalacji i urządzeń ciepłych, wentylacyjnych, gazowych wod-kan	10.2018 Nr projektu 53/2018
Sprawdzający:	mgr inż. Karol Piórkowski	KUP/0053/POOS/05 uprawnienia do proj. bez ogr. w spec. instalacyjnej w zakresie sieci, instalacji i urządzeń ciepłych, wentylacyjnych, gazowych wod-kan	Skala 1:100 Nr rysunku 1 - 3