
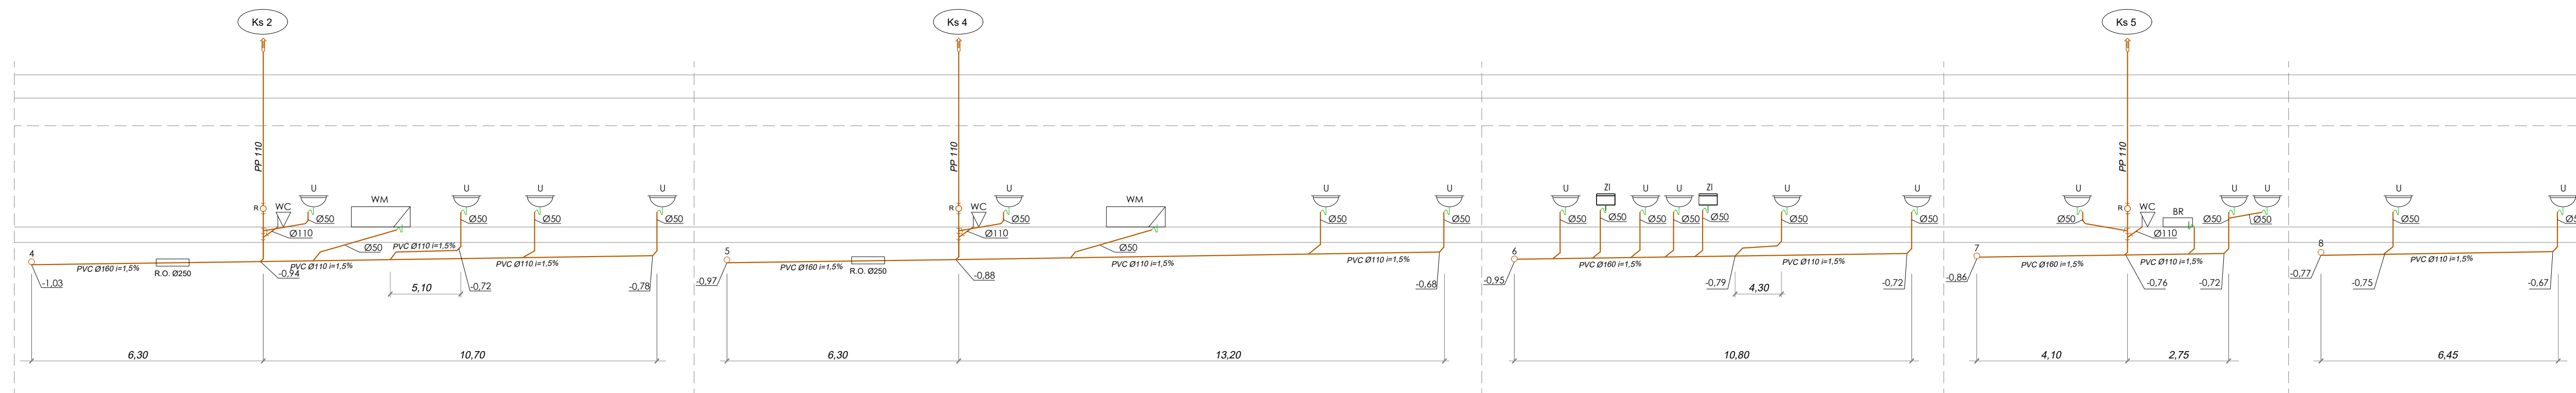


odpływ 1

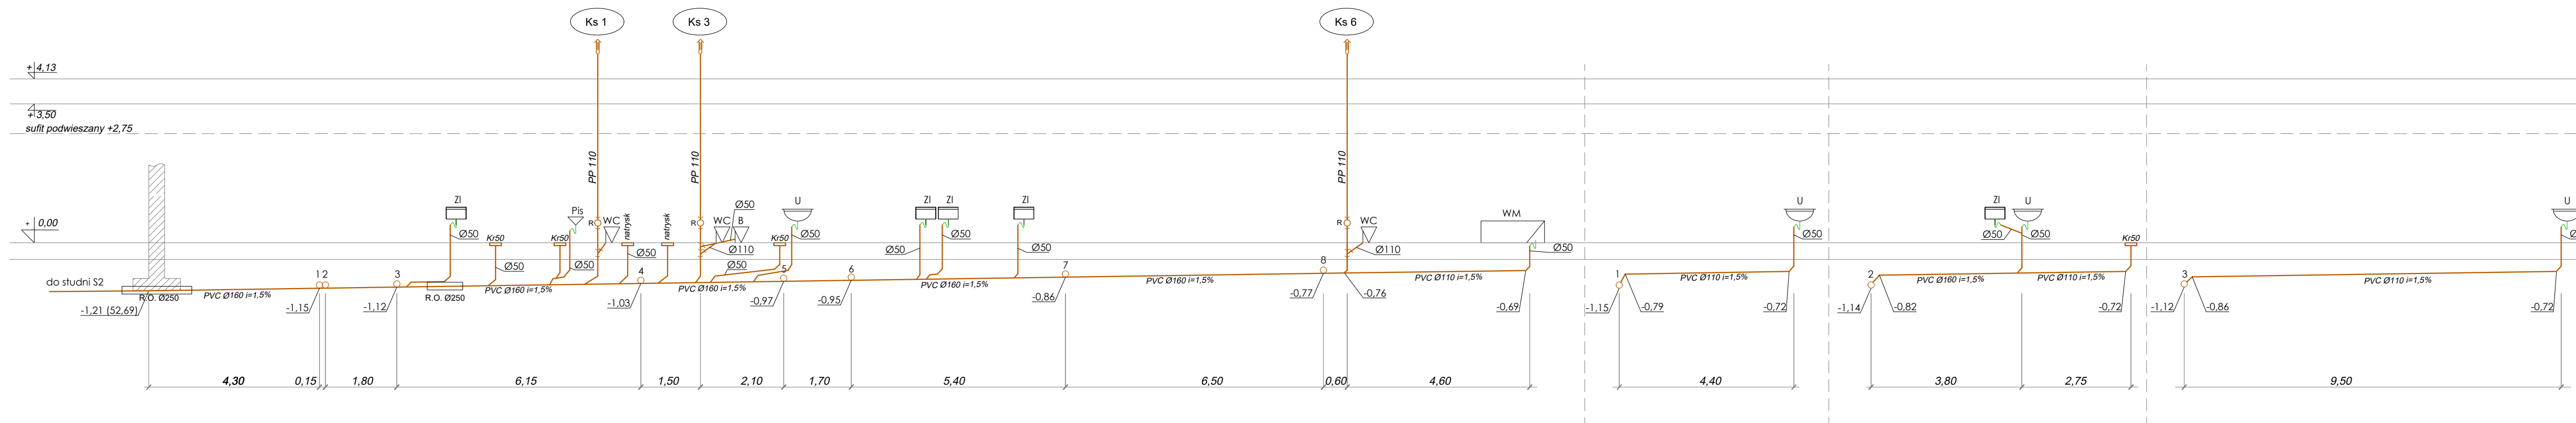

OZNACZENIA:

- U - umywalka
- ZI - zlewozmywak
- WM - wanna medyczna
- WC - muszla ustępowa
- B - bidet
- Pis - pisuar
- Kr50 - wpust podłogowy Ø50
- BR - brodzik natynkowy

SATORIS SATORIS S.C. Karol Piórkowski, Mariusz Kulwicki ul. Sowińskiego 4/10, 87-100 Toruń kontakt@satoris.com.pl, www.satoris.com.pl	
INWESTOR	Fundacja Społeczno-Charytatywna Pomoc Rodzinie i Ziemi ul. Włocławska 169B, 87-100 Toruń
Nazwa projektu Lokalizacja	Zakład Pielegnacyjno-Opiekuńczy ul. Służewska 7, 87-100 Toruń dz. nr 35/1 - obr. 76, dz. nr 363/2 - obr. 69
Treść rysunku	ROZWIĘCIĘ KANALIZACJI SANITARNEJ - cz. 1
Zespół autorski	Imię i Nazwisko Nr uprawnień i specjalność
Projektant:	mgr inż. Mariusz Kulwicki KUP/0136/POOS/06 uprawnienia do proj. bez ogr. w spec. instalacyjnej w zakresie sieci, instalacji i urządzeń cieplnych, wentylacyjnych, gazowych wod-kan
Sprawdzający:	mgr inż. Karol Piórkowski KUP/0053/POOS/05 uprawnienia do proj. bez ogr. w spec. instalacyjnej w zakresie sieci, instalacji i urządzeń cieplnych, wentylacyjnych, gazowych wod-kan
	Skala 1:100
	Stadium PW
	Data 10.2018
	Nr projektu 53/2018
	Nr rysunku 1 - 4