
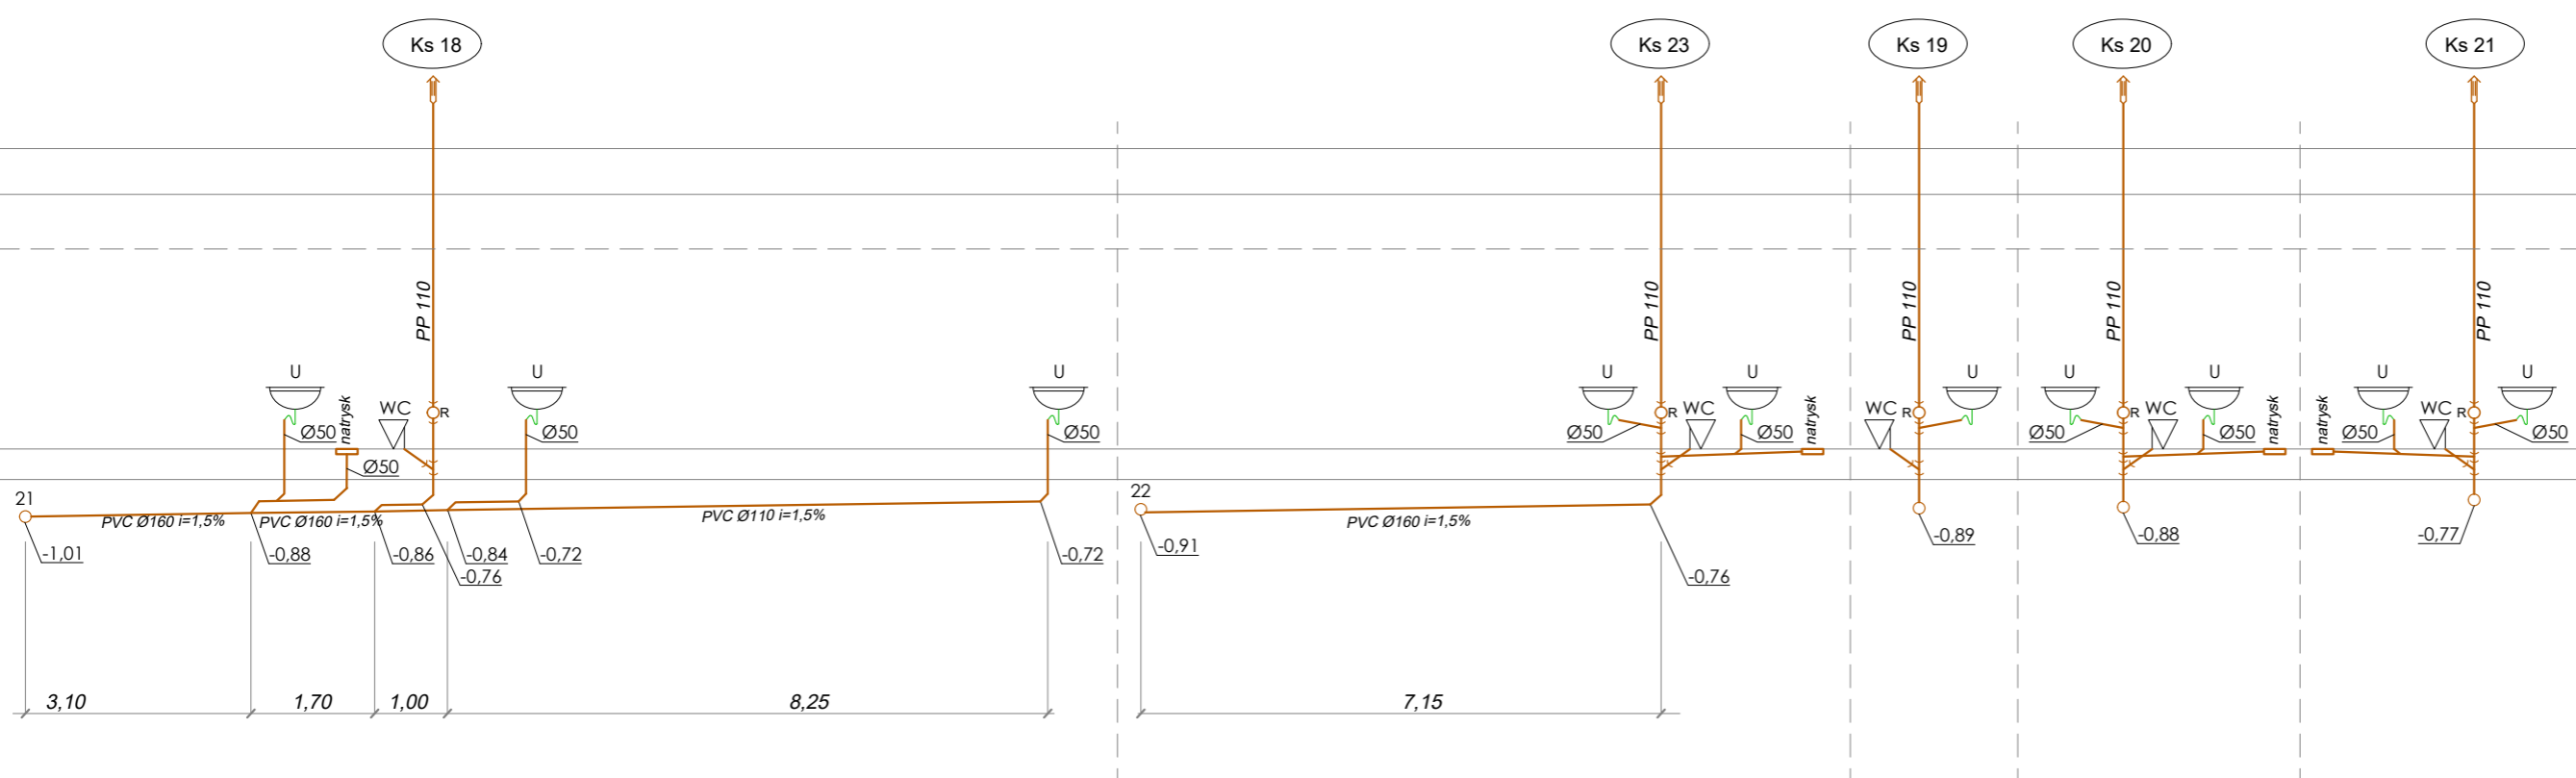


odpływ 5

INSTALACJA KANALIZACJI SANITARNEJ ROZWINIĘCIE, cz. 4

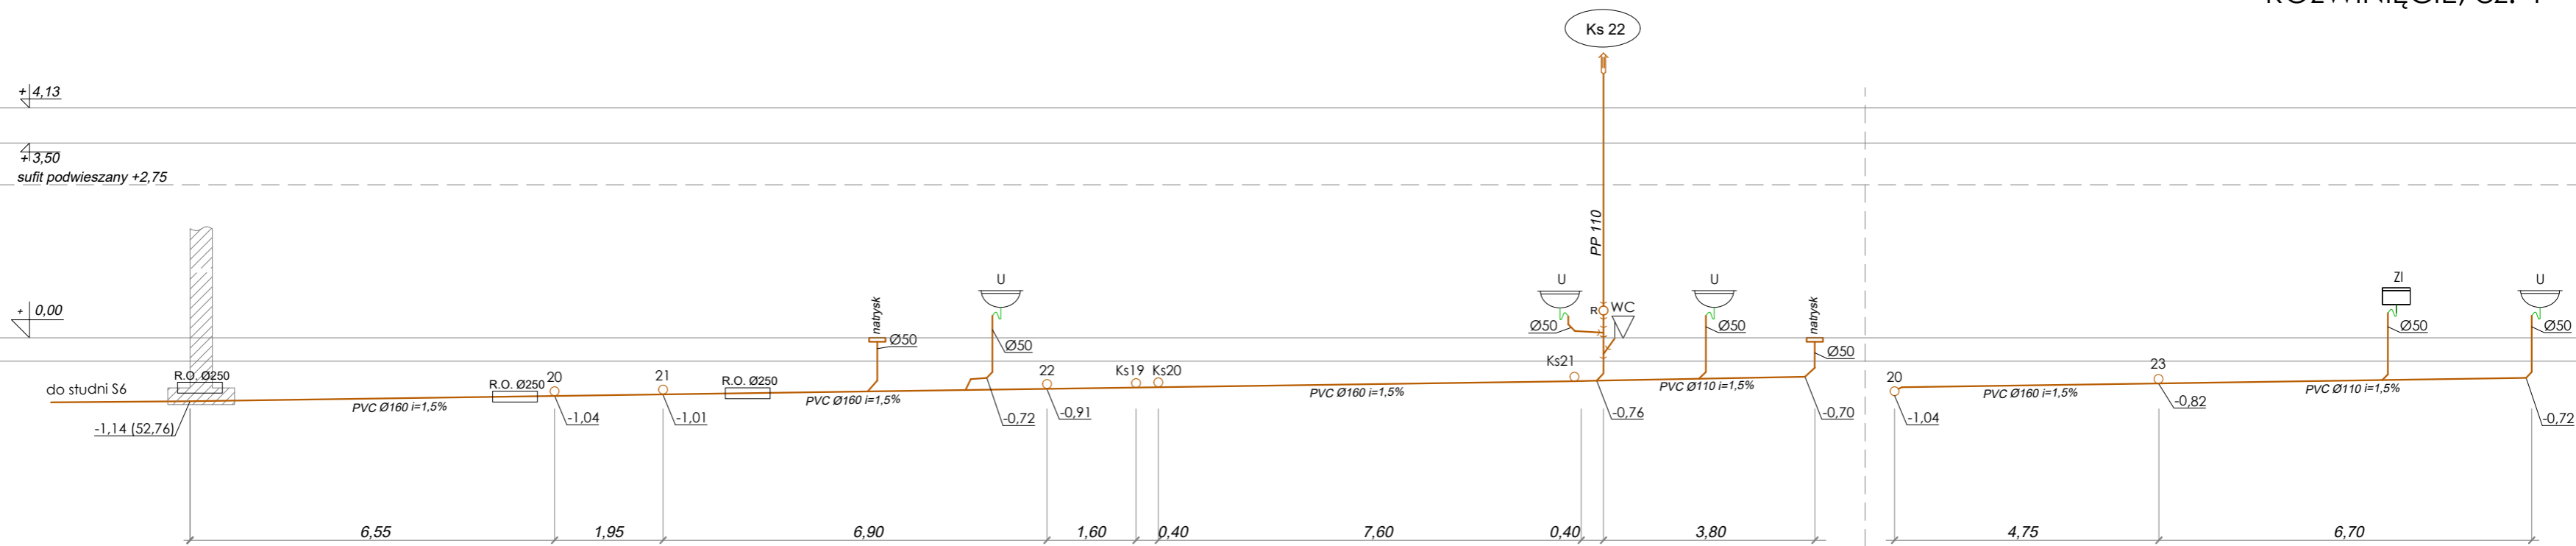

OZNACZENIA:

- U - umywalka
- ZI - zlewozmywak
- WM - wanna medyczna
- WC - muszla ustępowa
- B - bideł
- Pis - pisuar
- Kr50 - wpusł podłogowy Ø50
- BR - brodzik natryskowy

SATORIS		SATORIS S.C. Karol Piórkowski, Mariusz Kulwicki ul. Sowińskiego 4/10, 87-100 Toruń kontakt@satoris.com.pl, www.satoris.com.pl	
INWESTOR	Fundacja Społeczno-Charytatywna Pomoc Rodziny i Ziemi ul. Włocławska 169B, 87-100 Toruń		
Nazwa projektu Lokalizacja	Zakład Pielęgnacyjno-Opiekuńczy ul. Służewska 7, 87-100 Toruń dz. nr 35/1 - obr. 76, dz. nr 363/2 - obr. 69		
Treść rysunku	ROZWINIĘCIE KANALIZACJI SANITARNEJ - cz. 4		Stadium PW
Zespół autorski	Imię i Nazwisko	Nr uprawnień i specjalność	Data
Projektant:	mgr inż. Mariusz Kulwicki	KUP/0136/POOS/06 uprawnienia do proj. bez ogr. w spec. instalacyjnej w zakresie sieci, instalacji i urządzeń cieplnych, wentylacyjnych, gazowych wod-kan	10.2018 Nr projektu 53/2018
Sprawdzający:	mgr inż. Karol Piórkowski	KUP/0053/POOS/05 uprawnienia do proj. bez ogr. w spec. instalacyjnej w zakresie sieci, instalacji i urządzeń cieplnych, wentylacyjnych, gazowych wod-kan	Skala 1:100 Nr rysunku 1-7